



祝園受水場 電気室平面図 S=1/100

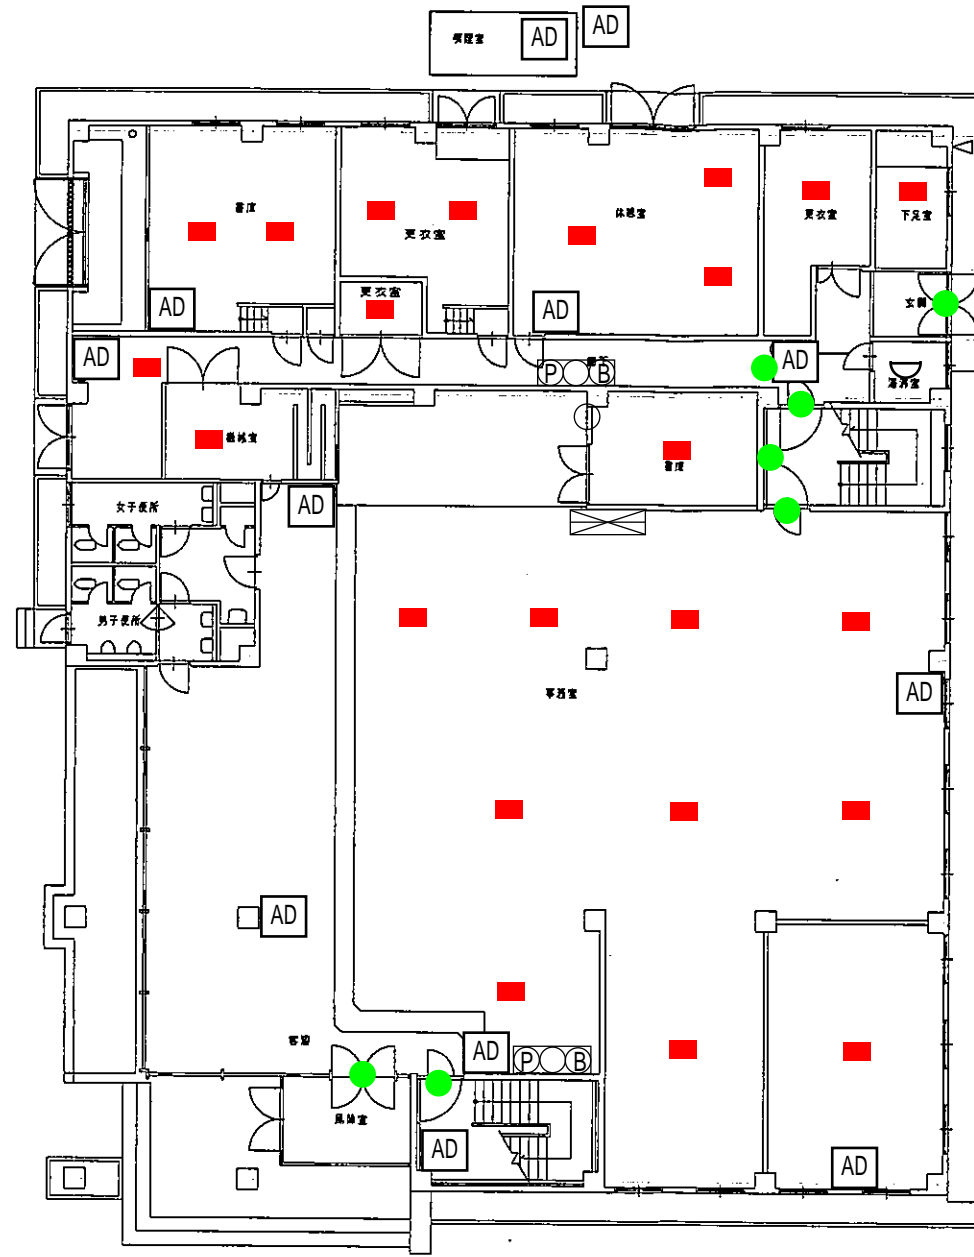

1階平面図 S=1/100

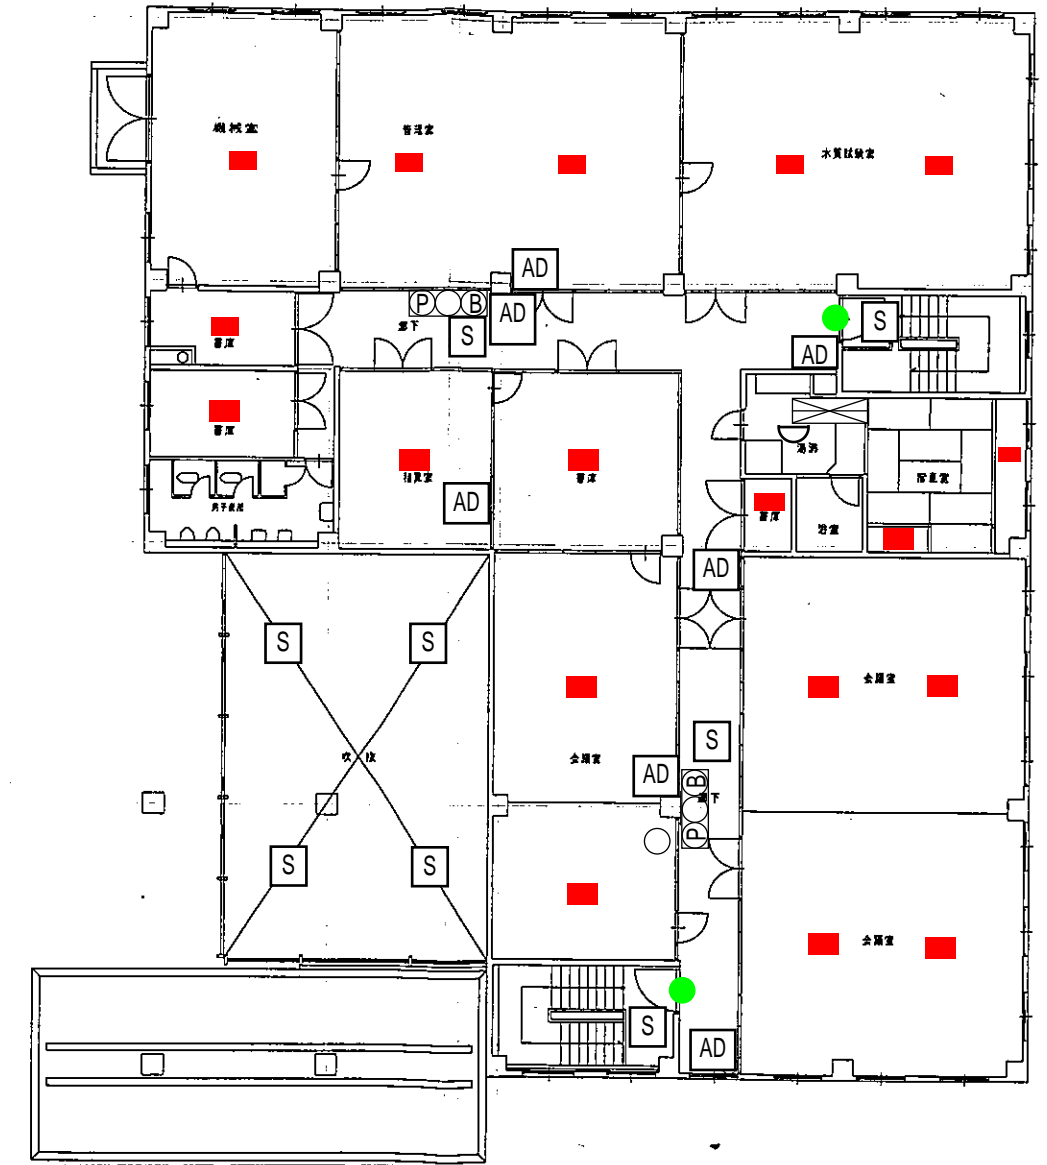

2階平面図 S=1/100

《凡例》

- AD 粉末消火器 (22)  
+ 他施設より20本
- 誘導灯 (9)
- POB 発信機 (4)
- ⊗ 受信機 (2)
- ∩ 定温式スポット型感知器 (2)
- 差動式スポット型感知器 (41)
- S 煙感知器 (8)

階層	課名	課長補佐	係長	施設管理課	施設建設課	監理課	警備補助員


精華町

場所名称 上下水道部事務所  
図面名称 消火設備配置図



日付 2011.11.11.  
縮尺 No Scale

No. 1

地階平面図

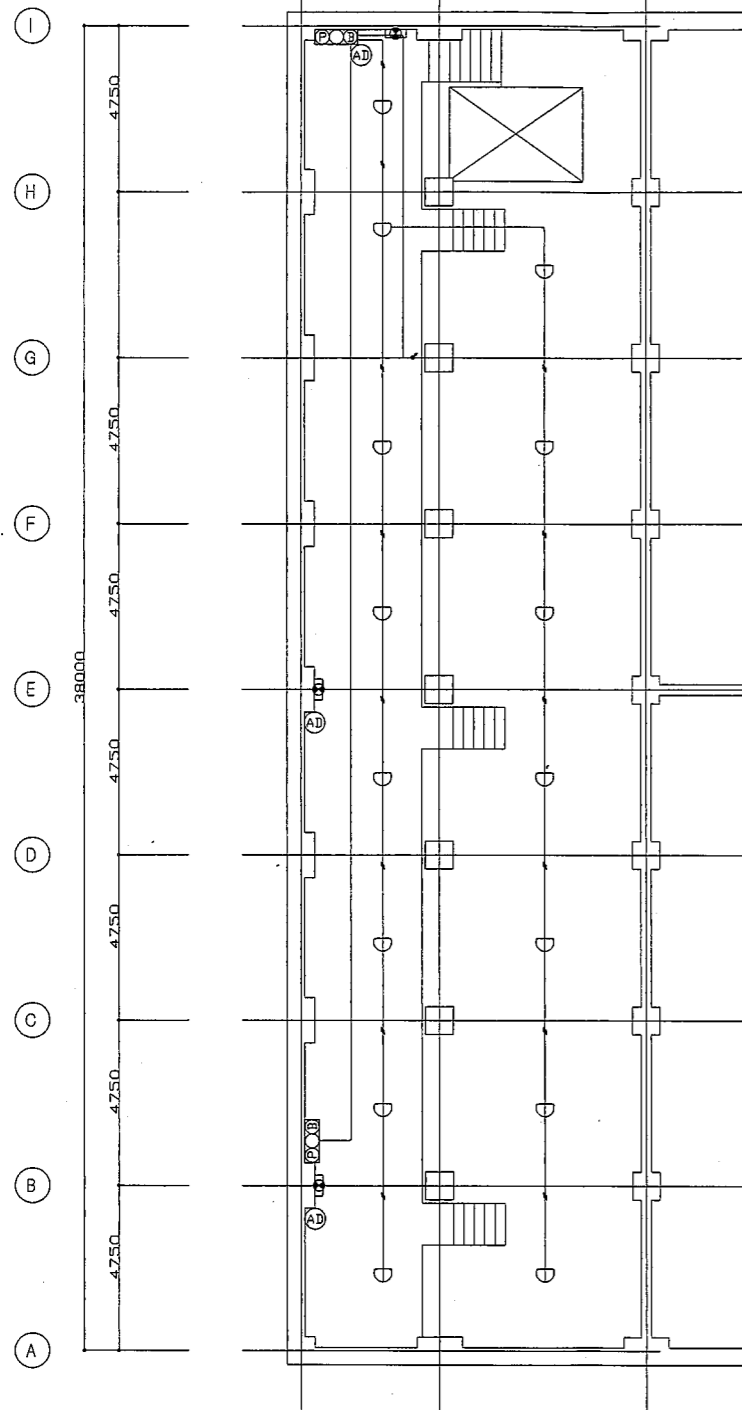


1階平面図

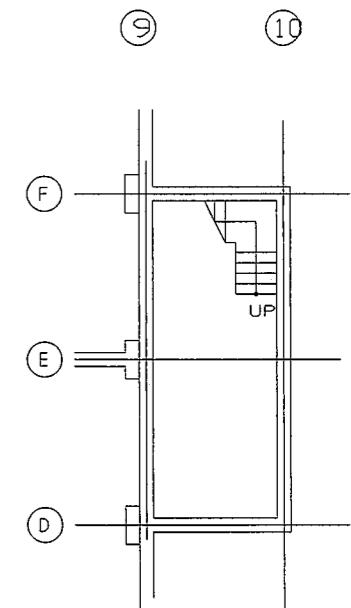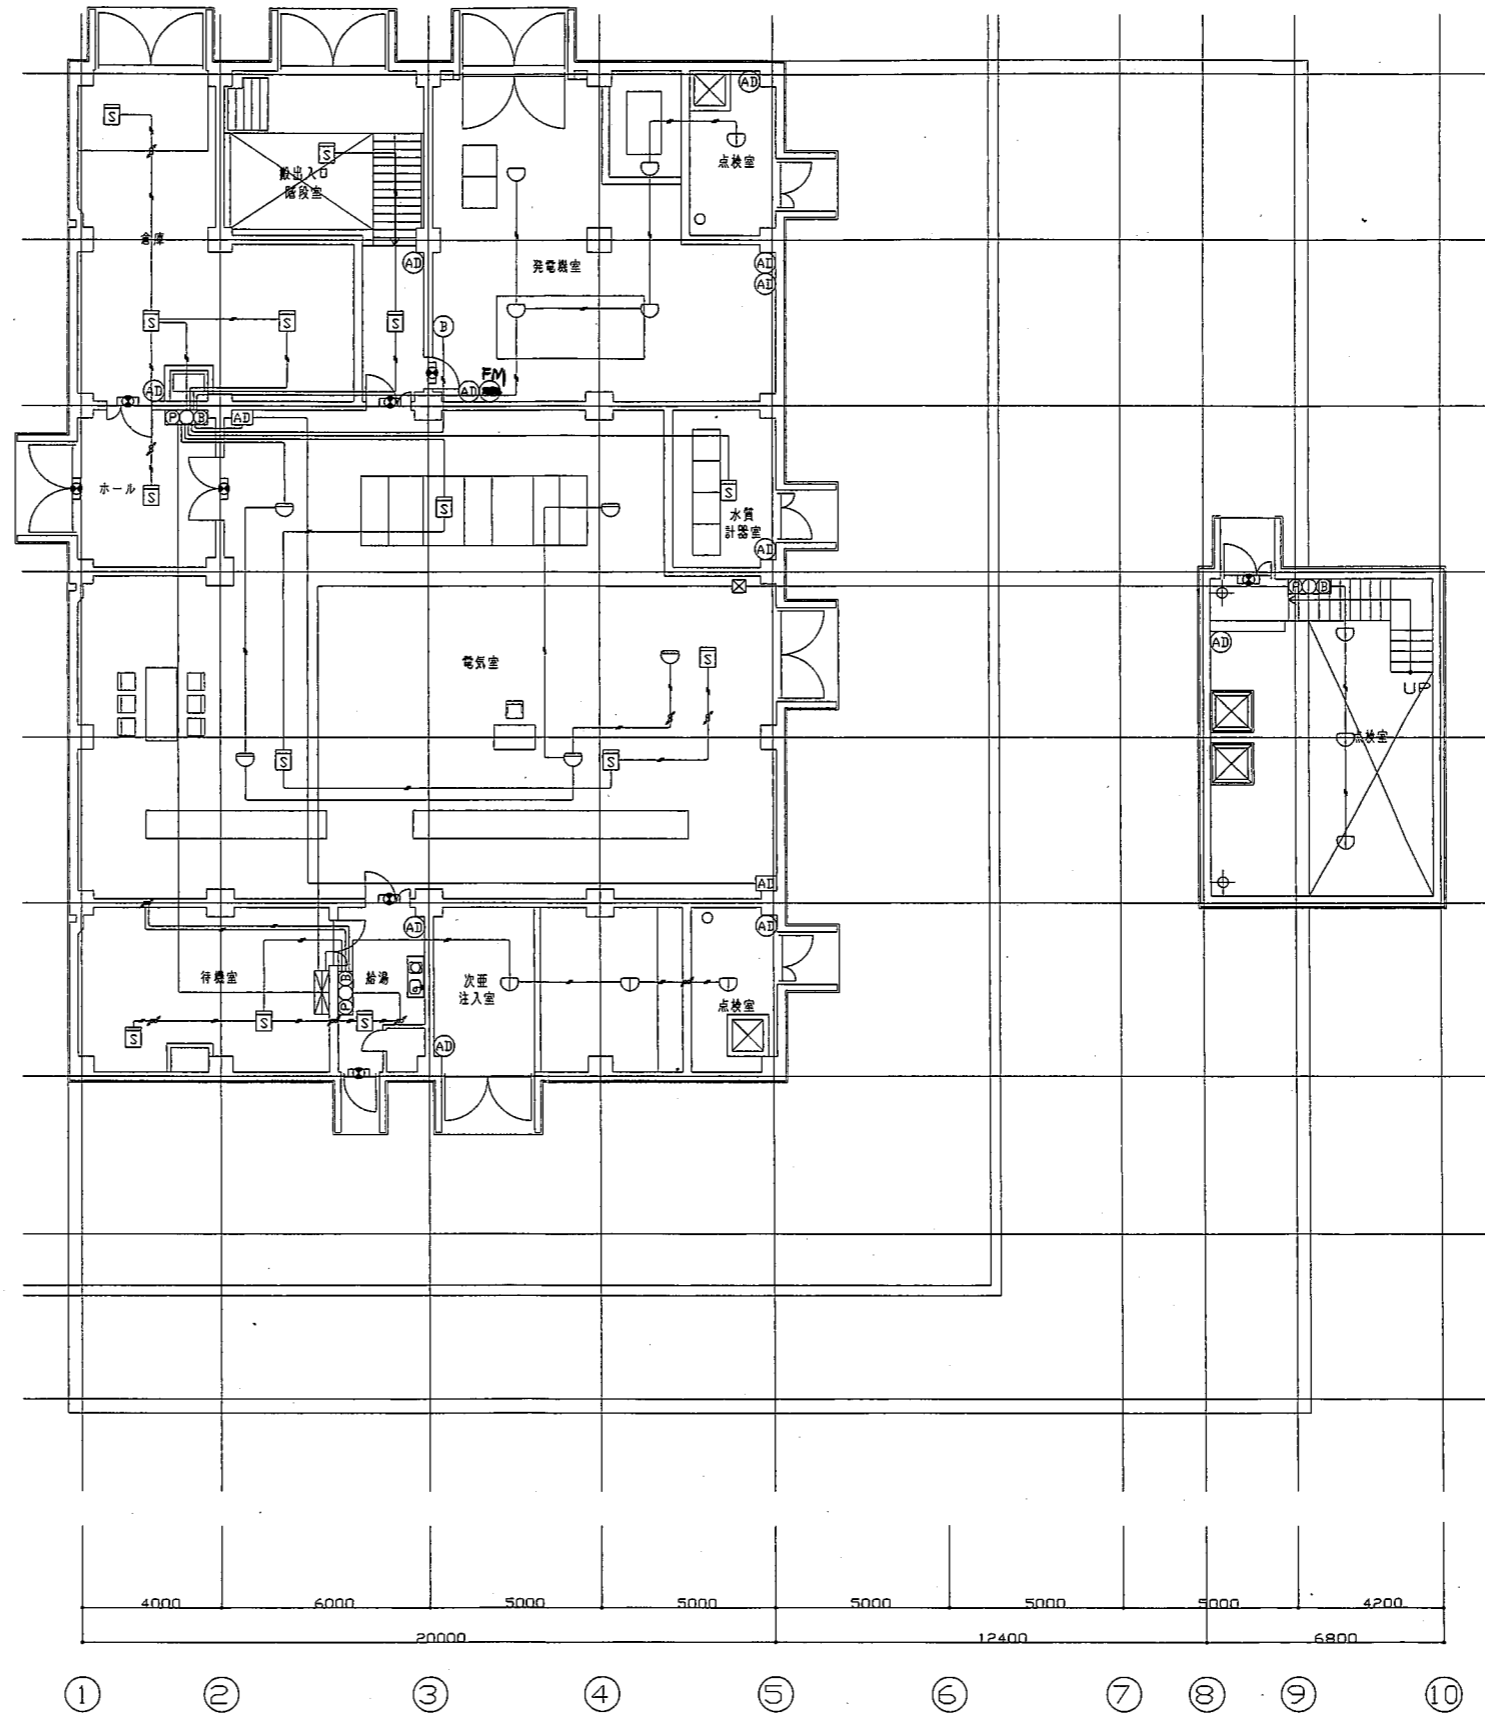

地階平面図

- 《凡例》
- (AD) 粉末消火器 (14)
  - (A) 粉末消火設備 (2)
  - (B) 誘導灯 (11)
  - (C) 発信機 (5)
  - (D) 受信機 (1)
  - (E) 定温式スポット型感知器 (4)
  - (F) 定温式スポット型感知器 (防水型) (22)
  - (G) 差動式スポット型感知器 (5)
  - (H) 煙感知器 (14)
  - (FM) 泡消火器 (1)

<table border="1"> <tr> <td>図名</td> <td>消火設備配置図</td> </tr> <tr> <td>縮尺</td> <td>No Scale</td> </tr> </table>	図名	消火設備配置図	縮尺	No Scale	<p>精華町</p>	<table border="1"> <tr> <td>図名</td> <td>消火設備配置図</td> </tr> <tr> <td>縮尺</td> <td>No Scale</td> </tr> </table>	図名	消火設備配置図	縮尺	No Scale	<table border="1"> <tr> <td>日付</td> <td>2011.11.11.</td> </tr> <tr> <td>No.</td> <td>1</td> </tr> </table>	日付	2011.11.11.	No.	1
図名	消火設備配置図														
縮尺	No Scale														
図名	消火設備配置図														
縮尺	No Scale														
日付	2011.11.11.														
No.	1														

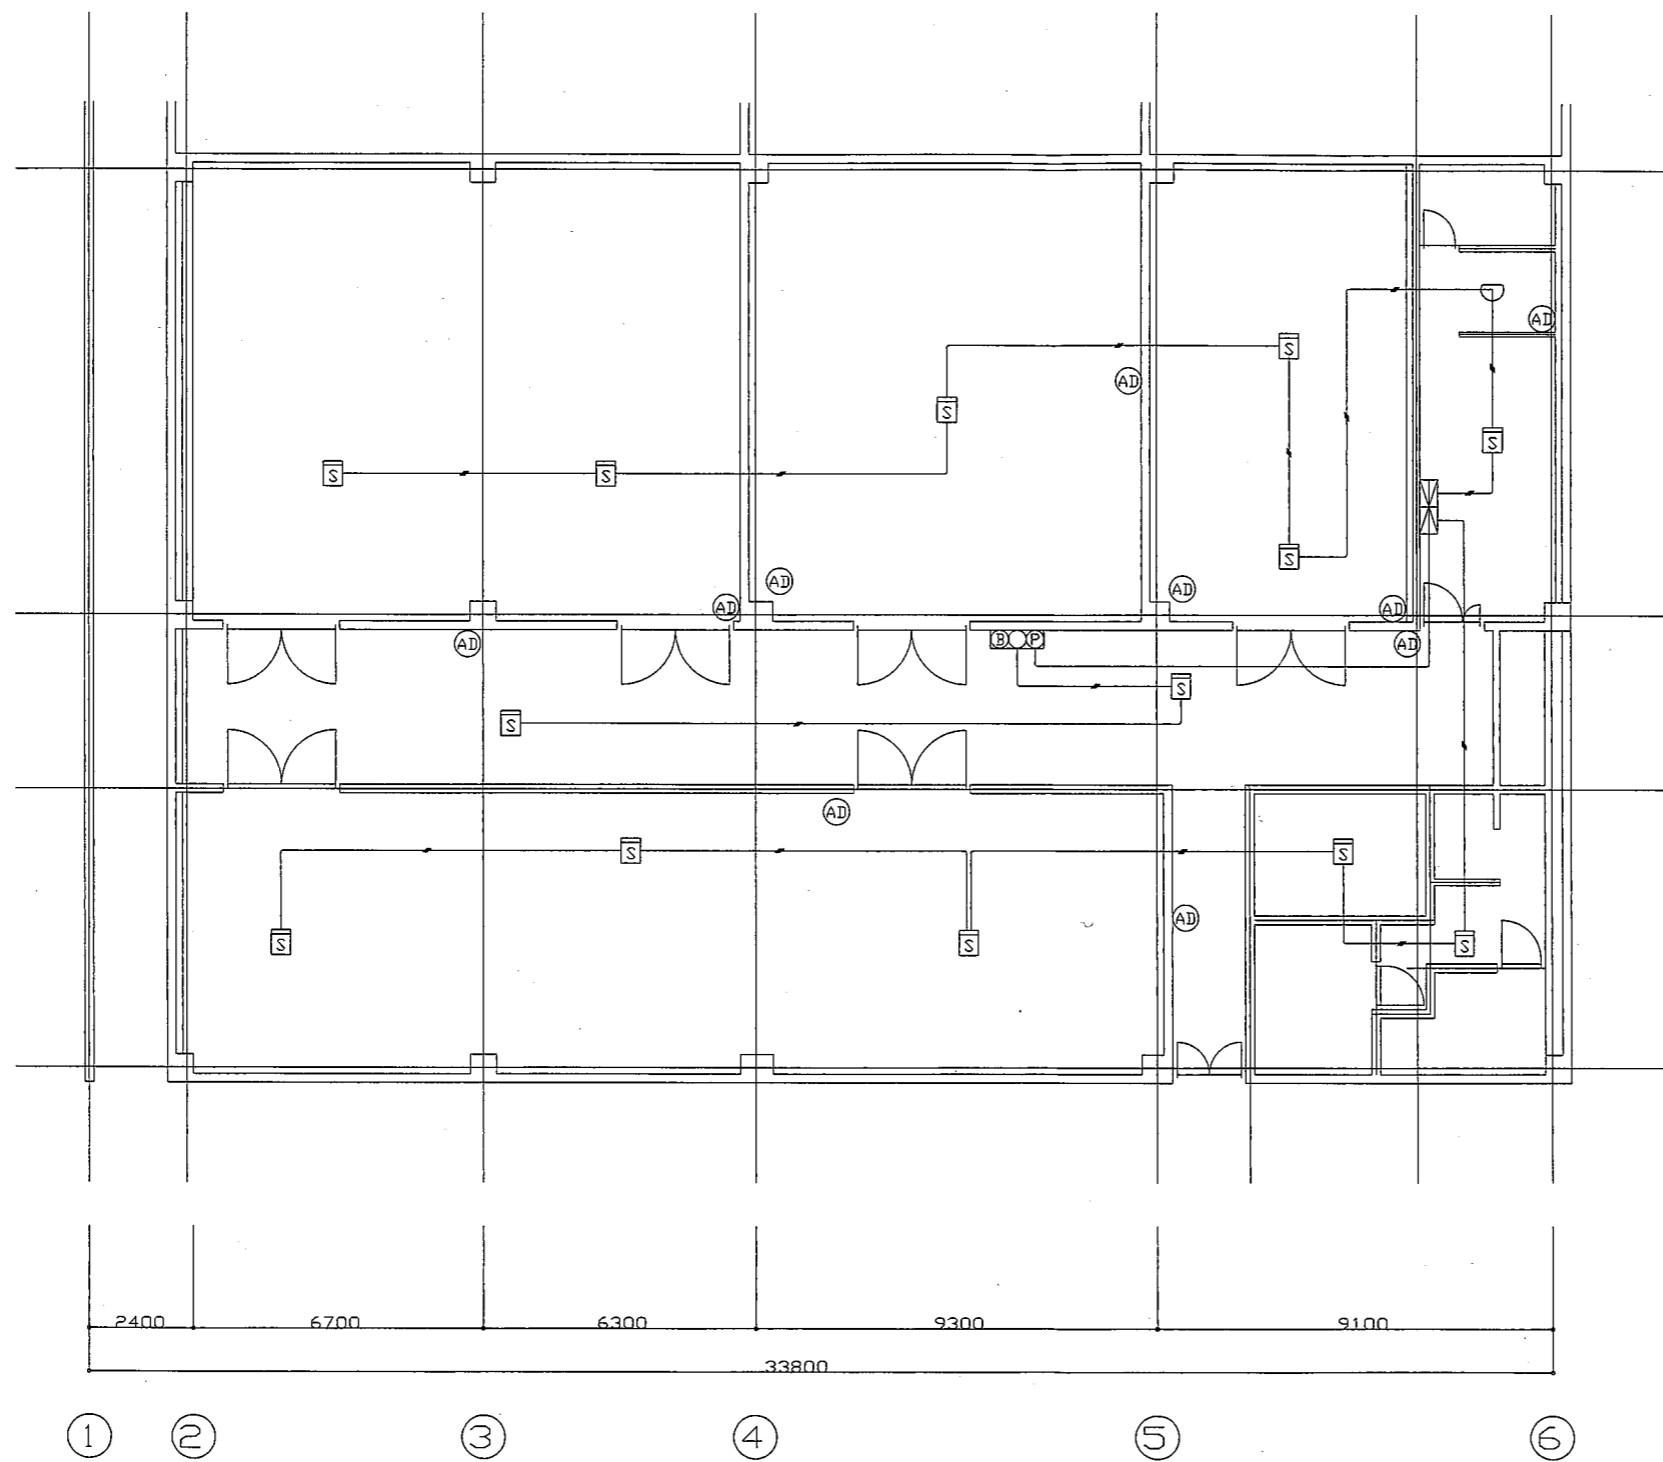

《凡例》

- Ⓐ 粉末消火器 (8)
- Ⓐ 粉末消火器-車載式 (2)
- ☐ 誘導灯
- ☐ 発信機 (1)
- ☐ 受信機 (1)
- 定温式スポット型感知器 (1)
- 定温式スポット型感知器 (防水型)
- 差動式スポット型感知器
- ☐ 煙感知器 (13)